


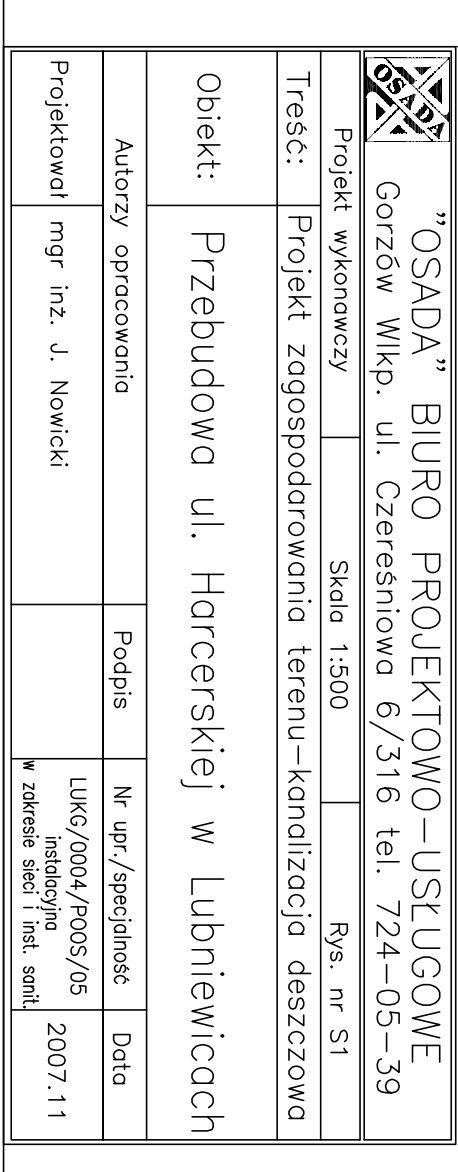

nr studi	116,00	D1
rzędna teren	113,56	
rzędna dna		

nr studi	116,00	D1
rzędna teren	113,56	
rzędna dna		

SP - studnia betonowa dn 1200 do poboru próbek (bez osad)

SP - studnia betonowa dn 1200 do poboru próbek (bez osad)

W - prefabrykowany wylot brzegowy kolektora

S - separator koalescencyjny o wydajności 20 l/s z osadnikiem (polietylenowy)

by-passsem, zamknięciem automatycznym
warojem: 4 3 x 1 5 x 1 73

- średnica podłoża: Ø400

- pojemność separatora: 27

- pojemność osadnika: 2500

- waga: 350 kg
- materiał: polietylen

W - studnia betonowa dn 500 z

D - studnia betonowa dn 1200 z osadnikami

Ilwaga:

Przykanaliki od wpustów deszczowych wykonać z rur PVC-U Ø 160 (SN 8)

W miejscach zbliżeń do istn. infrastruktury podziemnej wykonywać

rozprawy i wykładania, a także w sprawie wyłączenia z konkursu i wyłączenia z konkursu

Wpusty uliczne oraz projektowane studnie dopasować do rzędnej drogi

Istniejące władzy, skrzynki uliczne, pokrywmy dostosować do rzędnej p. drogi

Wszystkie istniejące wpusty wraz ze studzienkami na obszarze projektowym

zlikwidować

"OSADA" BIURO PROJEKTOWO-INSTALOWE

Gorzów Wlkp. ul. Czerেশniowa 6/316 tel. 724-05-3

Projekt wykonawczy	Skala 1:500	Rys nr S1
--------------------	-------------	-----------

Trasę:	Projekt zagospodarowania terenu – kanalizacja deszczowa
--------	---

[illegible]

Obiekt: Bezobrotowa II Harecacki w Lubawic

112000000 ul. Iłłkieskiej w Lublińcu

Autorzy opracowania	Podpis	Nr iunc /encierlnofa	Data

[illegible]

Projektował	mgr inż. J. Nowicki	Łódź/2007/1-003/00 instytucyjna	2007
-------------	---------------------	------------------------------------	------

[illegible]